


C-C

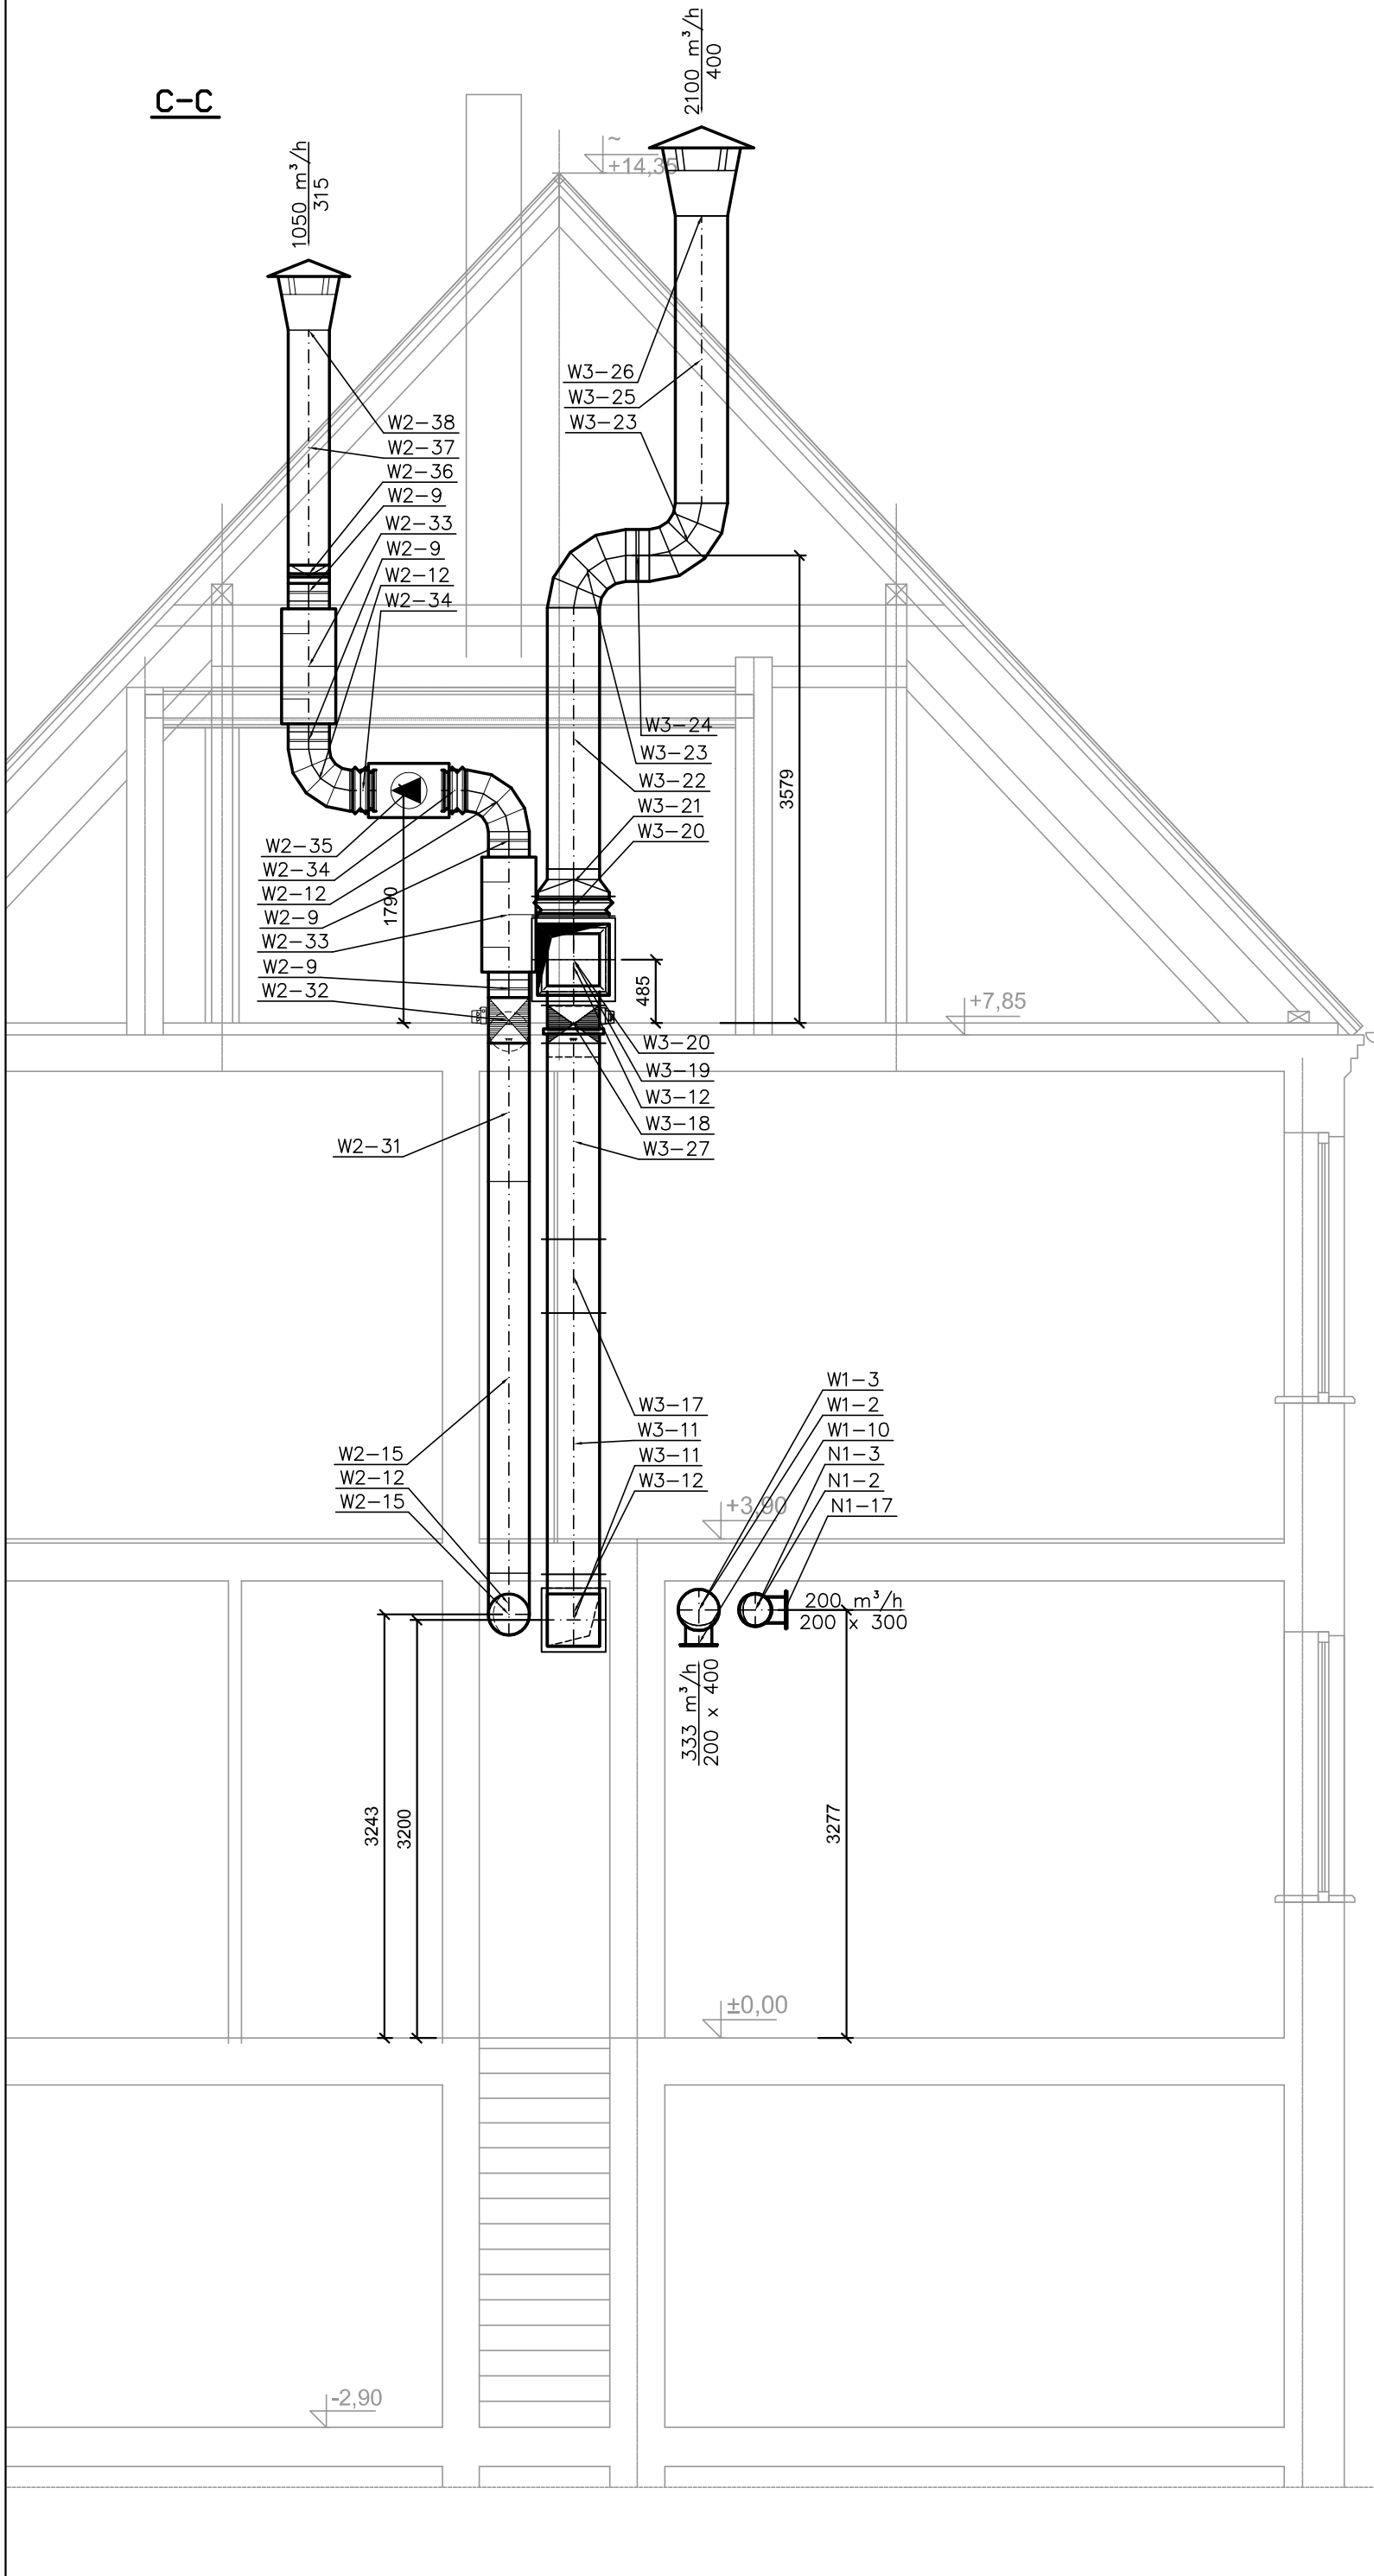

WSZYSTKIE WYMIARY  
SPRAWDZIĆ NA BUDOWIE

PRACOWNIA PROJEKTOWA  
zArys  
ul.Orzechowa 1; 72-003 Dobra/ Szczecin

PROJEKT WYKONAWCZY

REMONT POMIESZCZEŃ  
KUCHENNYCH I ZAPLECZA  
SOCJALNEGO

ADRES: Szkoła Podstawowa Nr 3  
ul.Reymonta 23, Szczecin  
dz nr 166

INWESTOR:  
Gmina Miasto Szczecin  
pl.Armi Krajowej 1; 70-456 Szczecin

PROJEKTANT:  
mgr inż. Bogna Tomaszewska  
upr. bud. 92/Sz/2002  
do proj. w specjalności sanitarnej

SPRAWDZAJĄCY:  
mgr inż. Krzysztof Gojzewski  
upr. bud. 62/Sz/2001  
do proj. w specjalności sanitarnej

OPRACOWAŁ:

INSTALACJA WENTYLACJI MECHANICZNEJ  
PRZEKRÓJ C-C

BRANŻA: SANITARNA

Nr rysunku

SKALA: 1:50

DATA: listopad 2015

PROJEKT CHRONIONY PRAWEM AUTORSKIM

S12